


PŮDORYS 1.NP, M 1:50

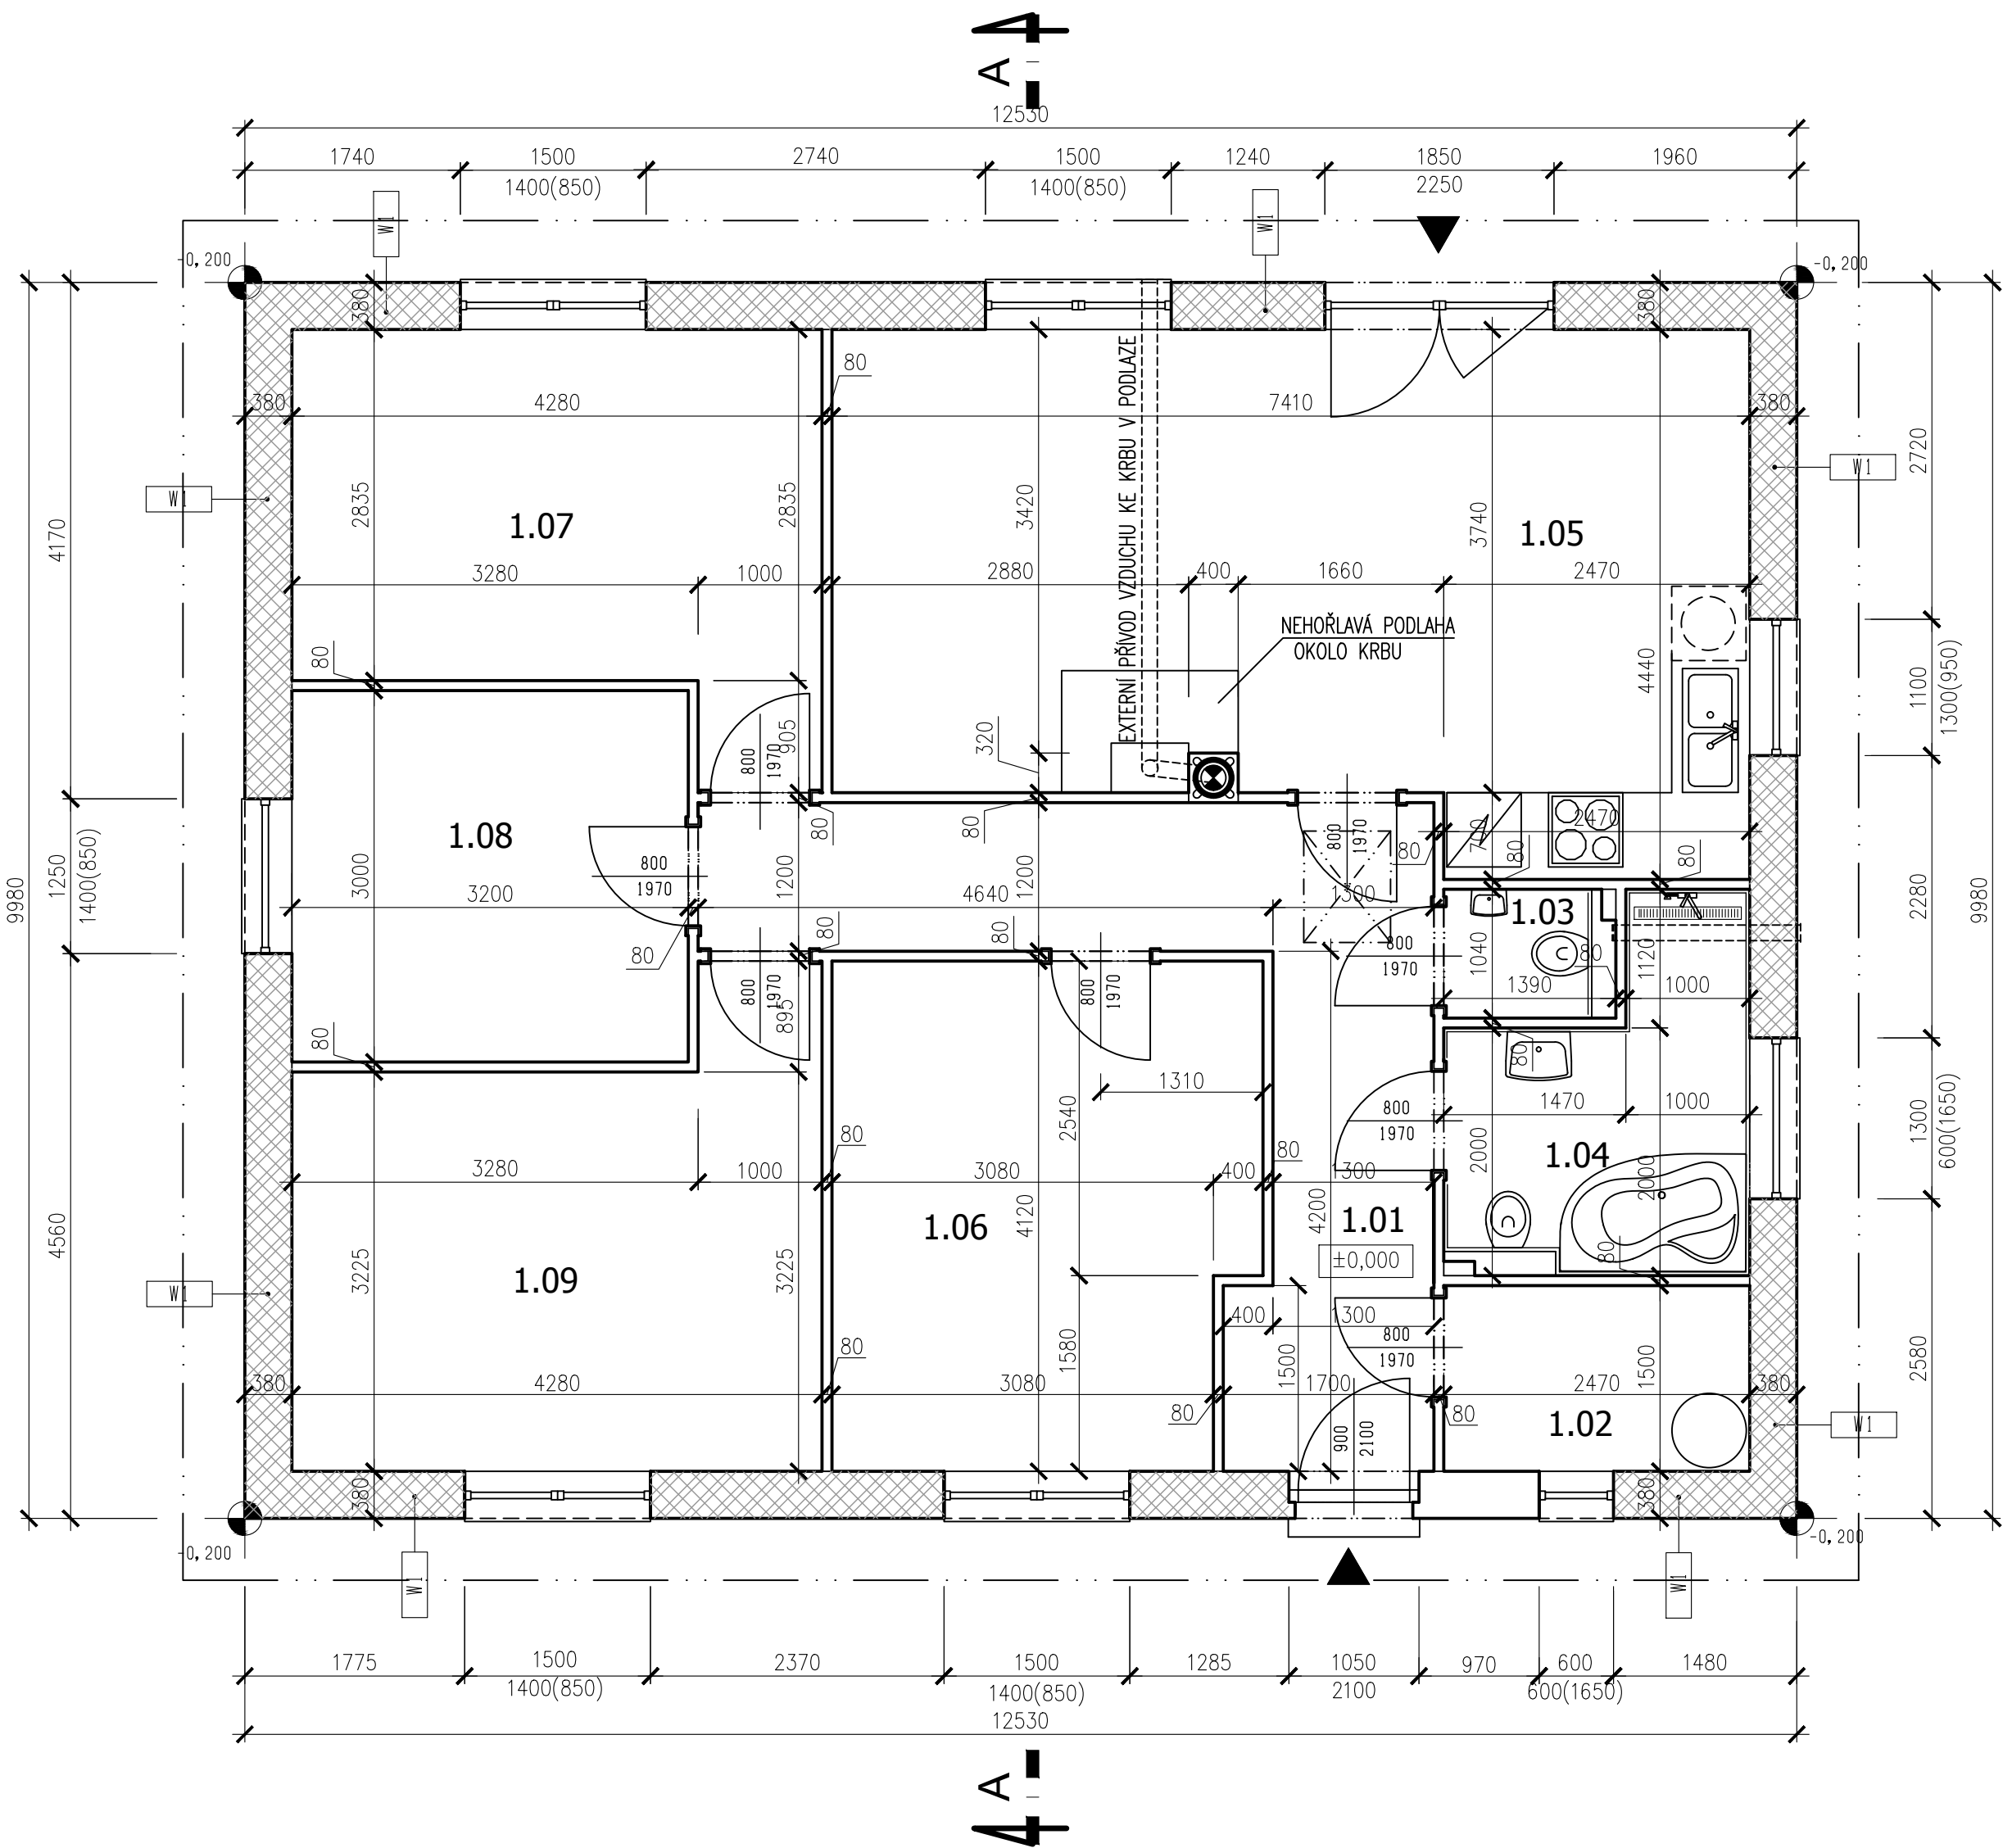


LEGENDA MÍSTNOSTÍ:

ČÍSLO	NÁZEV	PLOCHA	PODLAHA	STĚNY	STROP
1.01	Chodba	13,19	PVC	F1 VPC om.	SDK
1.02	Technická místnost	3,71	PVC	F1 VPC om.	SDK
1.03	WC	1,42	ker. dlažba	F2 ker. obklad	SDK
1.04	Koupelna	6,03	ker. dlažba	F2 ker. obklad	SDK
1.05	KK + obývací pokoj	29,33	PVC	F1 VPC om.	SDK
1.06	Pokoj	13,71	PVC	F1 VPC om.	SDK
1.07	Pokoj	13,04	PVC	F1 VPC om.	SDK
1.08	Pokoj	9,60	PVC	F1 VPC om.	SDK
1.09	Pokoj	14,70	PVC	F1 VPC om.	SDK
CELKEM		104,73			

POZNÁMKY:

LEGENDA MATERIÁLŮ / VYSVĚTLIVKY:

- KERAMICKÉ TVÁRNICE HELUZ PLUS 38
- KERAMICKÉ TVÁRNICE HELUZ 8 BROUŠENÁ, P8

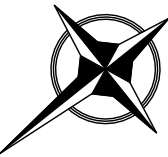

Název akce: NOVOSTAVBA RD DOMOVNÍ PŘÍPOJKY VODY A KANALIZACE, ROZVODŮ ELEKTRO, VSAKOVÁNÍ, OPLOČENÍ A ZPĚVNĚNÝCH PLOCH TŘEBECHOVICE č. parc. 1688/20, k.ú. Třeběchovice pod Orebem	Vypracoval: Ing. SOJKA Jan			
	Investor: PSK Investment, s.r.o. Školská 228 533 53 Pardubice			
	Stupeň PD: DSP			
Profese: D.1.1 Architektonicko stavební řešení	Archiv. číslo: VON_12_2020	Datum: 12/2020		
Název přílohy: PŮDORYS 1.NP	Měřítko: 1:50	Počet A4: 6 A4		
	Číslo přílohy: D.1.1.4	Paré č.:	Revize:	-